


倉吉市営温水プール

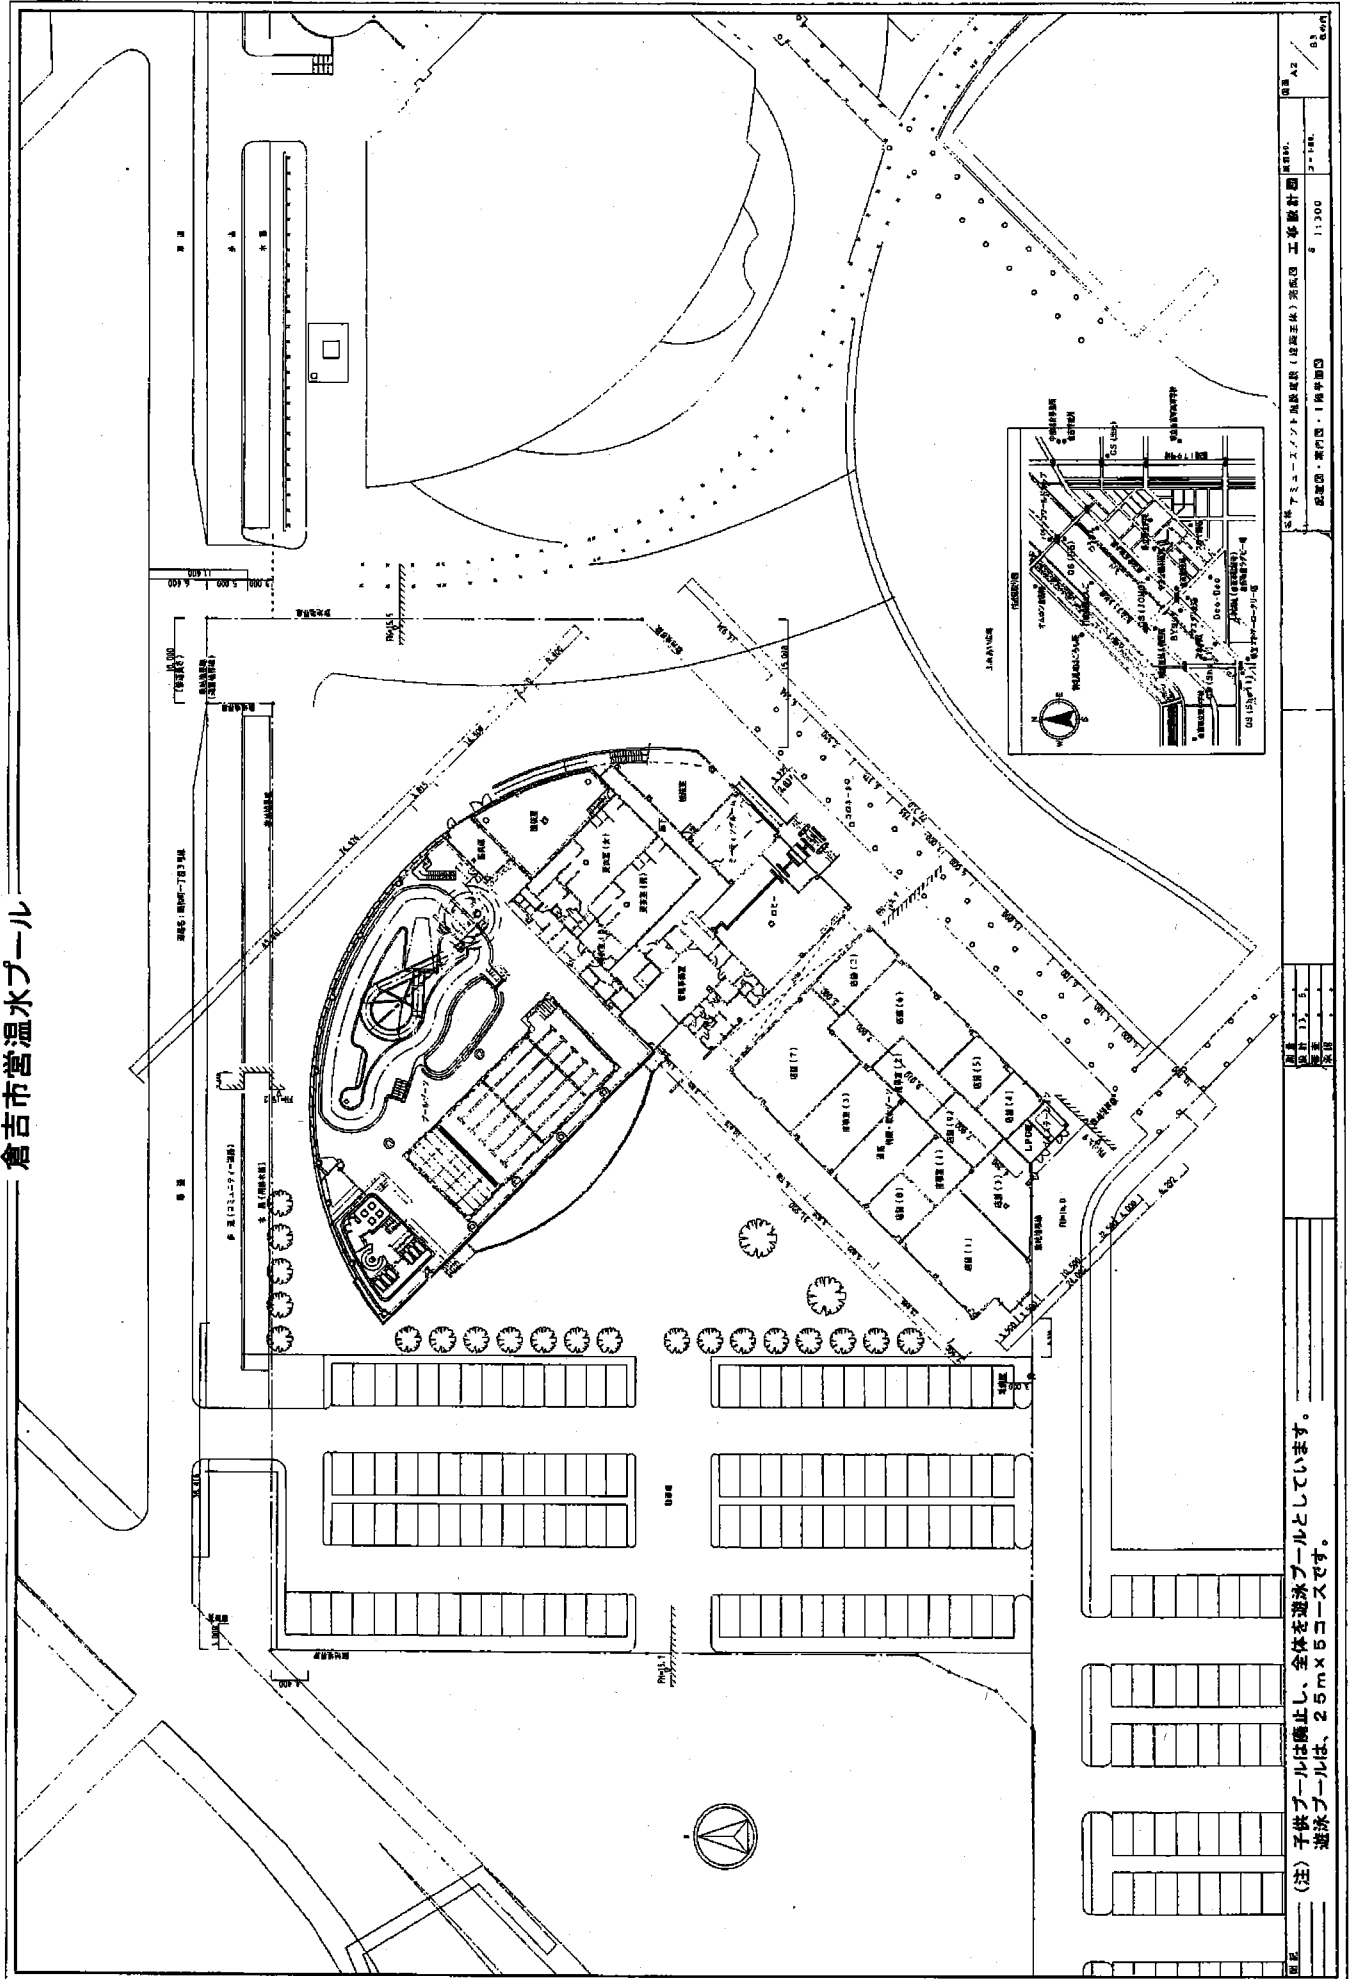


(注) 子供プールは休止し、全体を遊泳プールとしています。
遊泳プールは、25m x 5コースです。

設計者：アモニス・エレクトロニクス株式会社 (建設主体) 浜松市 浜松区 工業設計部
 図面番号：A2 / 51
 縮尺：1:200
 図名：倉吉市営温水プール 1階平面図

図面	3	5
枚数	3	5
枚数	3	5
枚数	3	5

倉吉市営温水プール

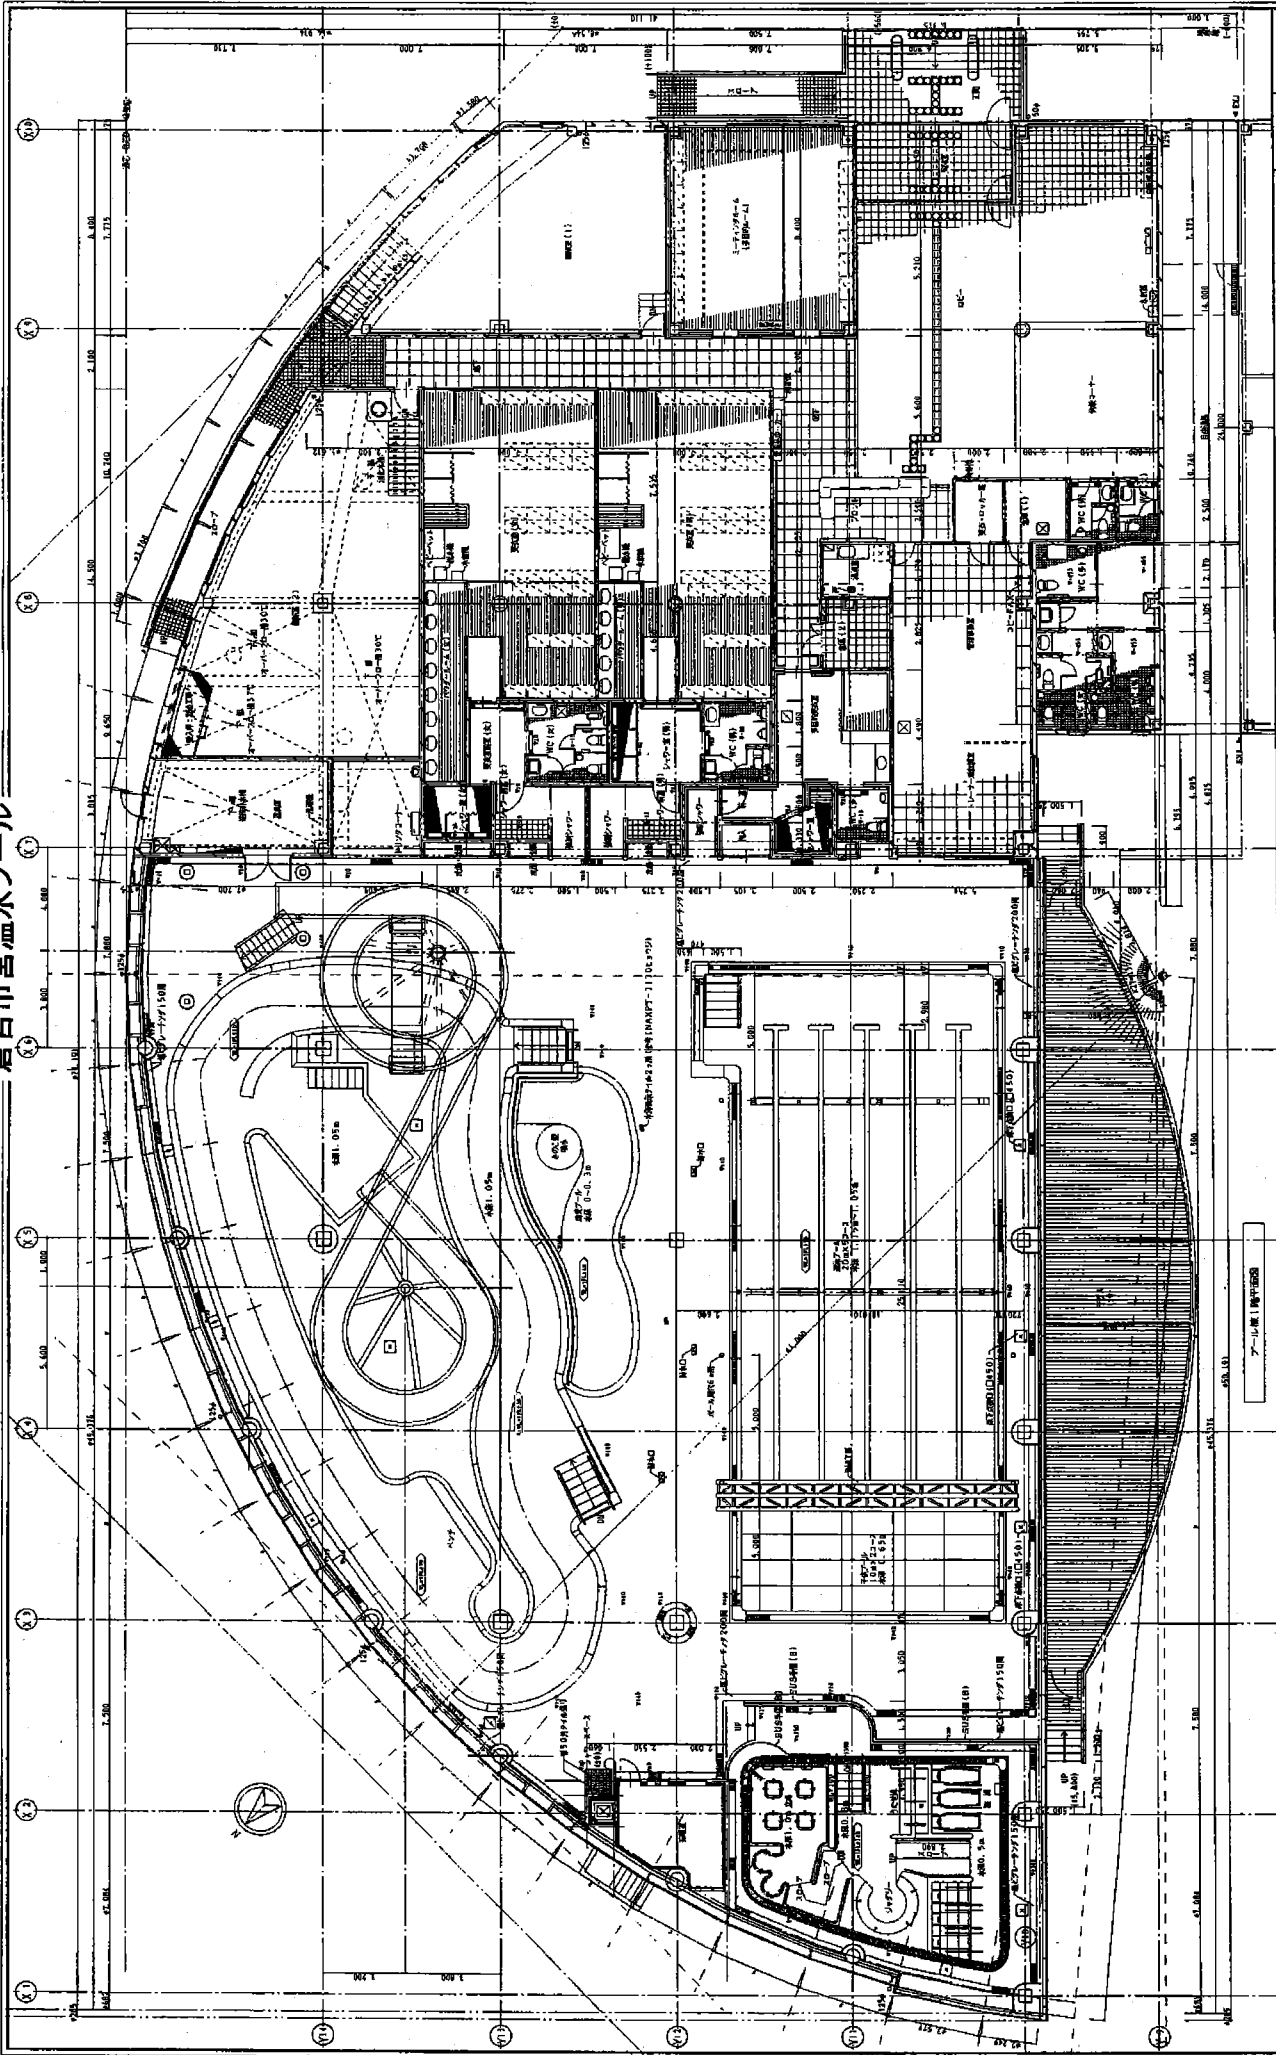

図名 アニメーション・ソフト部図 (標準主体) 完成図 工事概算図
 図号 AS 8/2
 縮尺 1:100
 作成者 阿部 隆
 承認者 阿部 隆
 日付 1987.12.15

(注) 子供プールは停止し、全体を温水プールとしています。
 遊泳プールは、25m x 5コースです。

